


三层平面图 1:100
 本层建筑面积251.97m²

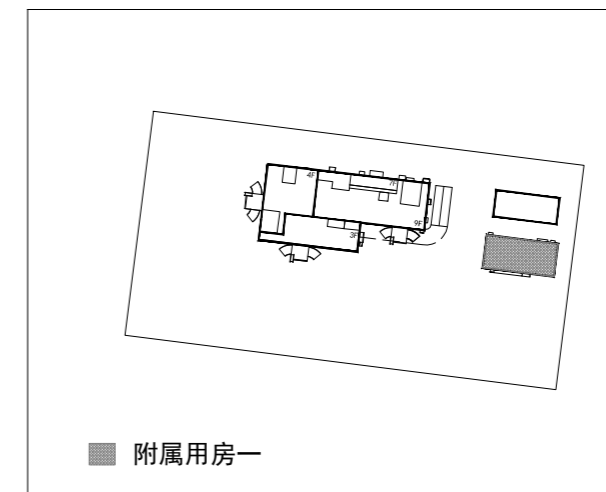

会 签 栏 COORDINATION		
建筑 ARCHI.		给排水 PLUMBING
结构 STRUCT.		暖通空调 HVAC
电气 ELEC.		弱电 WEAK ELEC.
版本号 MARK	日期 DATE	修改内容 DESCRIPTION
注册章		
资质章		
审定 AUTHORIZED BY		
审核 PROCESSED BY		
项目负责人 PROJECT DIRECTOR		
专业负责人 CHIEF ENGR.		
校对 CHECKED BY		
设计 DESIGNED BY		
建设单位 CLIENT	贺州市八步区卫生局	
工程名称 PROJECT	贺州市八步区人民医院 附属用房一	
图名 TITLE	三层平面图	
设计号 PROJECT No.	阶段 STATUS	方案
专业 DISCIPLINE	图号 DRAWING No.	JS-06
版本 REV.	日期 DATE	2013-01
A 版		

版权所有，未经授权，不得复制