

会 签 栏
COORDINATION

建筑 ARCHI.		给排水 PLUMBING	
结构 STRUCT.		暖通空调 HVAC	
电气 ELEC.		弱电 WEAK ELEC.	

版本号 MARK	日期 DATE	修改内容 DESCRIPTION
-------------	------------	---------------------

注册章

资质章

审定
AUTHORIZED BY

审核
PROCESSED BY

项目负责人
PROJECT DIRECTOR

专业负责人
CHIEF ENGR.

校对
CHECKED BY

设计
DESIGNED BY

建设单位
CLIENT
贺州市八步区卫生局

工程名称
PROJECT
贺州市八步区人民医院
附属用房一

图名
TITLE
①-⑥轴立面图
⑥-①轴立面图

设计号
PROJECT No.

专业
DISCIPLINE
建筑


版本
REV.
A 版

阶段
STATUS
方案


图号
DRAWING No.
JS-08

日期
DATE
2013-01


版权所有，未经授权，不得复制

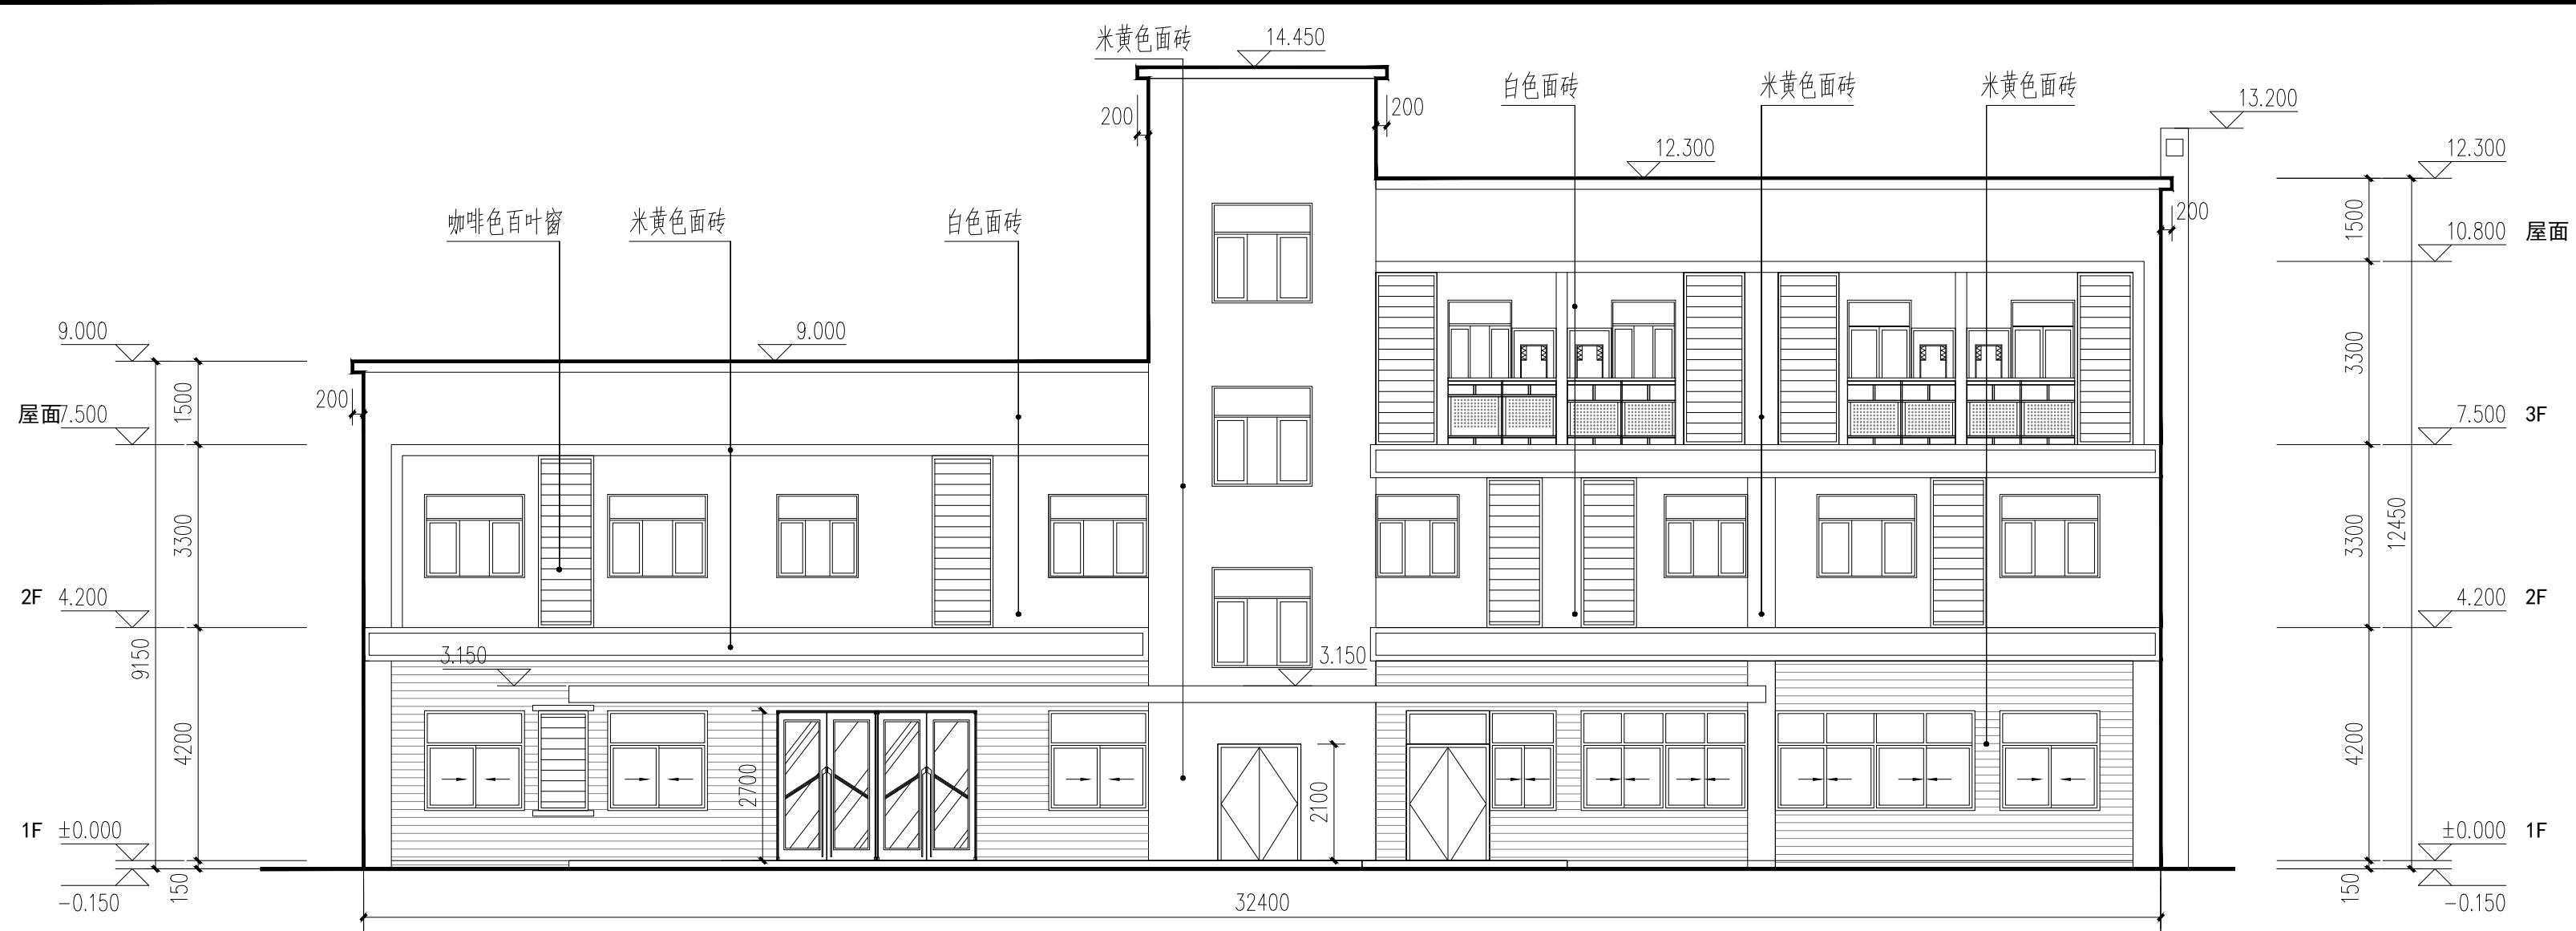

①~⑥轴立面图 1:100

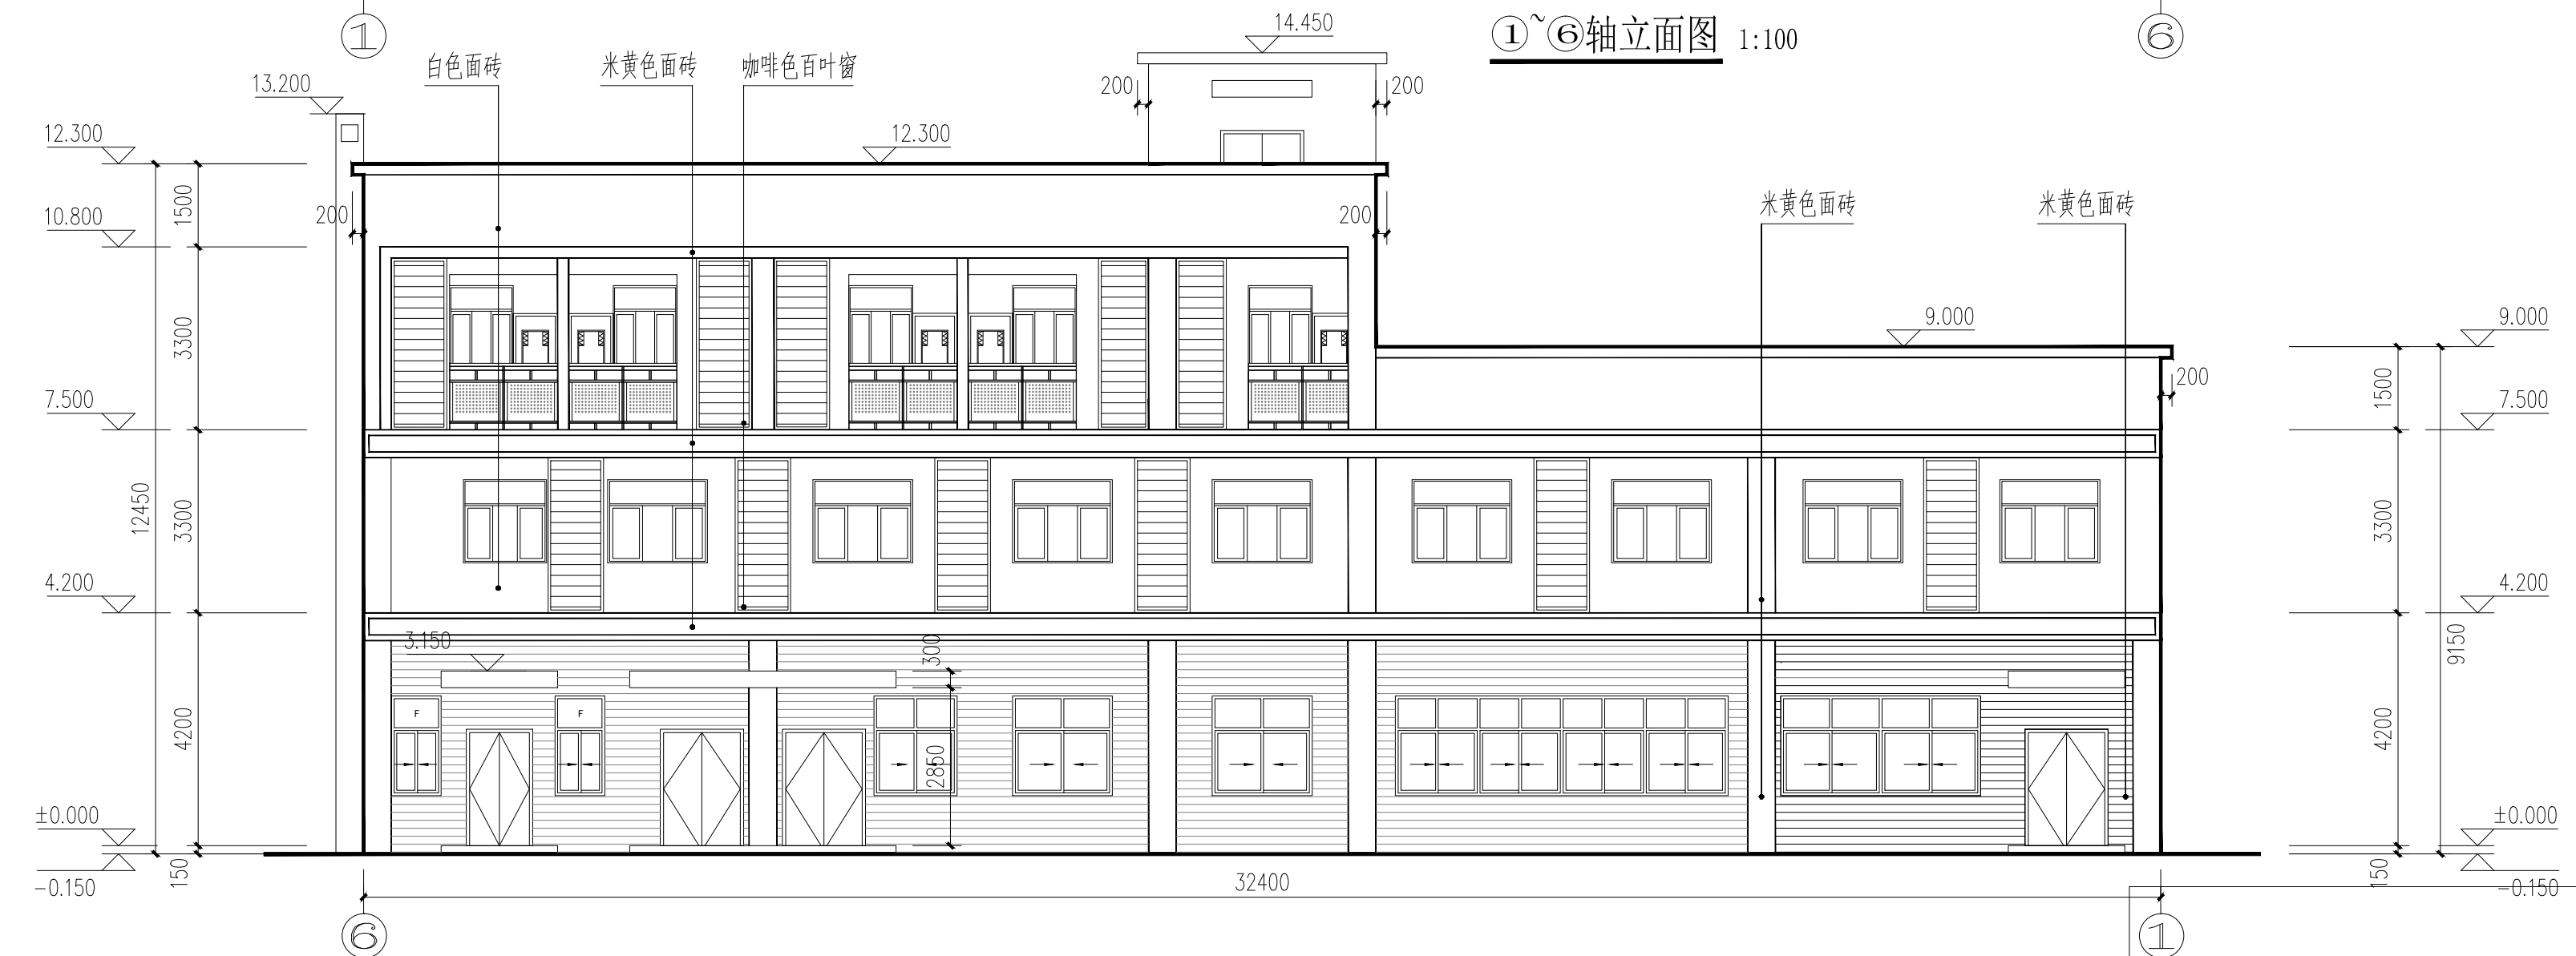

⑥~①轴立面图 1:100

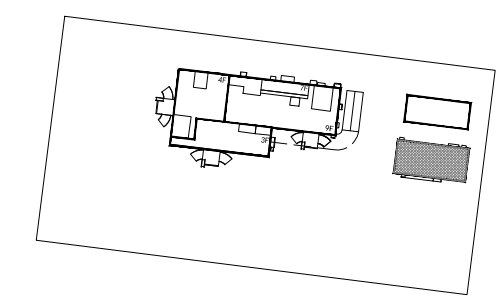

■ 附属用房一