

会 签 栏

COORDINATION

建筑 ARCH.		给排水 PLUMBING	
结构 STRUCT.		暖通空调 HVAC	
电气 ELEC.		弱电 WEAK ELEC.	

版本号 MARK	日期 DATE	修改内容 DESCRIPTION
-------------	------------	---------------------

注册章

资质章

审定 AUTHORIZED BY	
---------------------	--

审核 PROCESSED BY	
--------------------	--

项目负责人 PROJECT DIRECTOR	
---------------------------	--

专业负责人 CHIEF ENGR.	
----------------------	--

校对 CHECKED BY	
------------------	--

设计 DESIGNED BY	
-------------------	--

建设单位 CLIENT	贺州市八步区卫生局
----------------	-----------

工程名称 PROJECT	贺州市八步区人民医院 附属用房一
-----------------	---------------------

图名 TITLE	A-C轴立面图 1-1剖面图 C-A轴立面图
-------------	---------------------------


设计号 PROJECT No.	阶段 STATUS	方案
--------------------	--------------	----

专业 DISCIPLINE	建筑	图号 DRAWING No.	JS-09
------------------	----	-------------------	-------

版本 REV.	A 版	日期 DATE	2013-01
------------	-----	------------	---------

设计人	
审核人	
项目负责人	
专业负责人	
校对	
设计	

版权所有，未经授权，不得复制

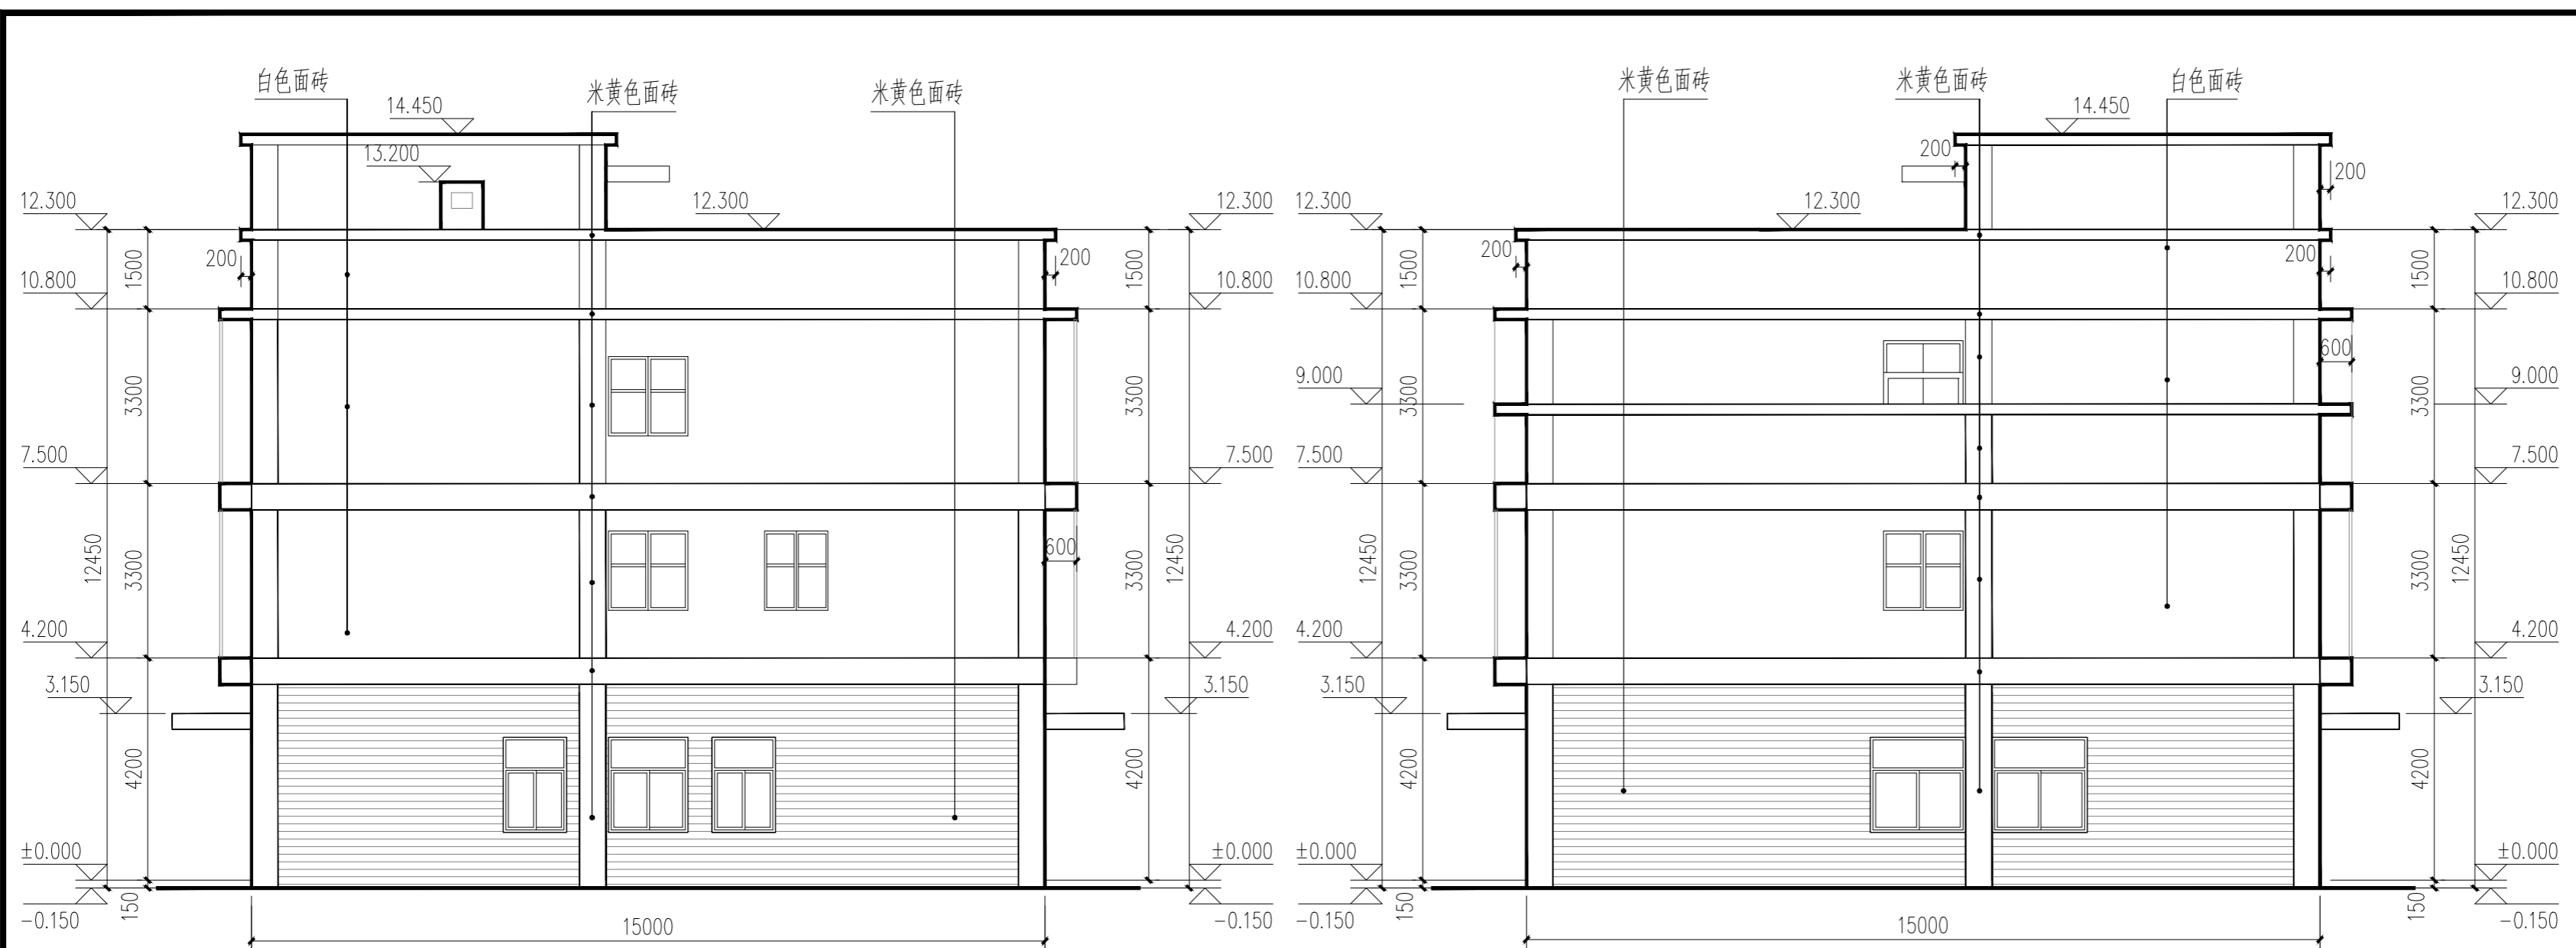


A~C轴立面图 1:100

C~A轴立面图 1:100



1-1剖面图 1:100

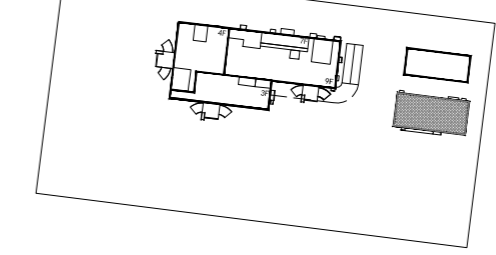

■ 附属用房一